
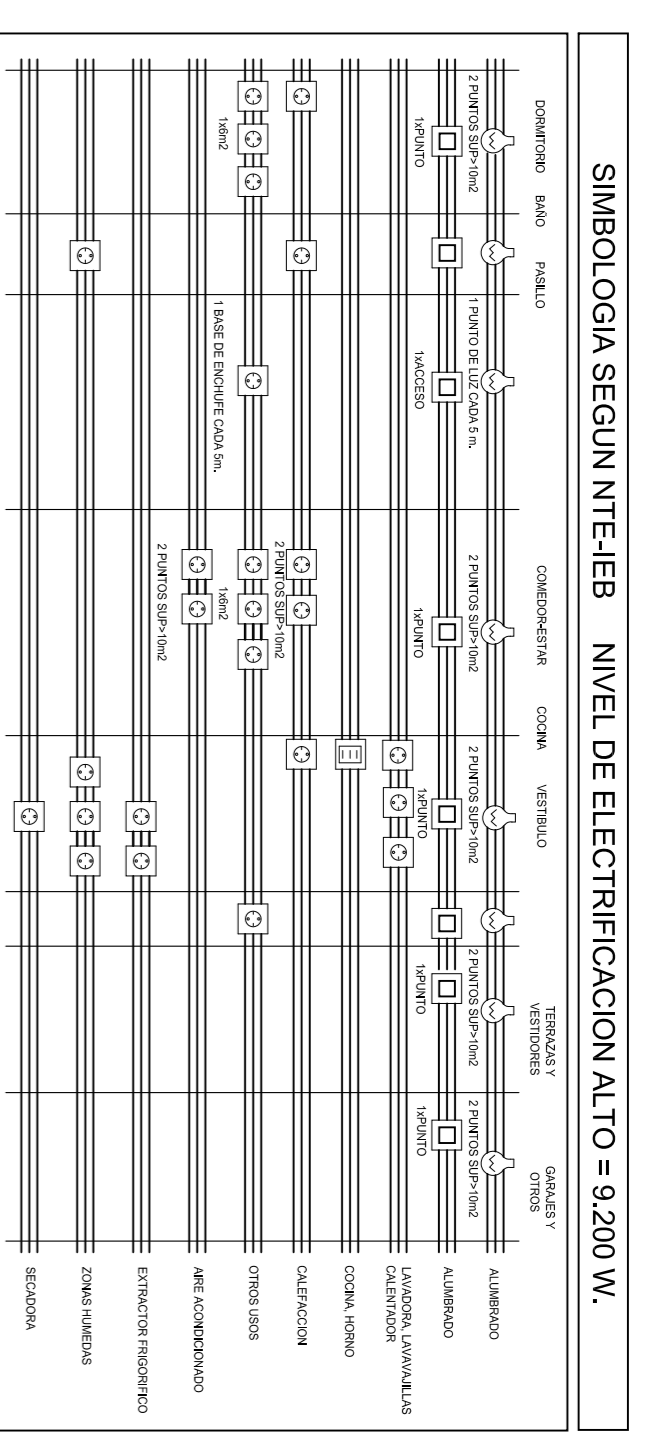


PLANTA ALTA. INSTALACION ELECTRICA
ESCALA 1/50

ESQUEMA UNIFILAR VIVIENDA

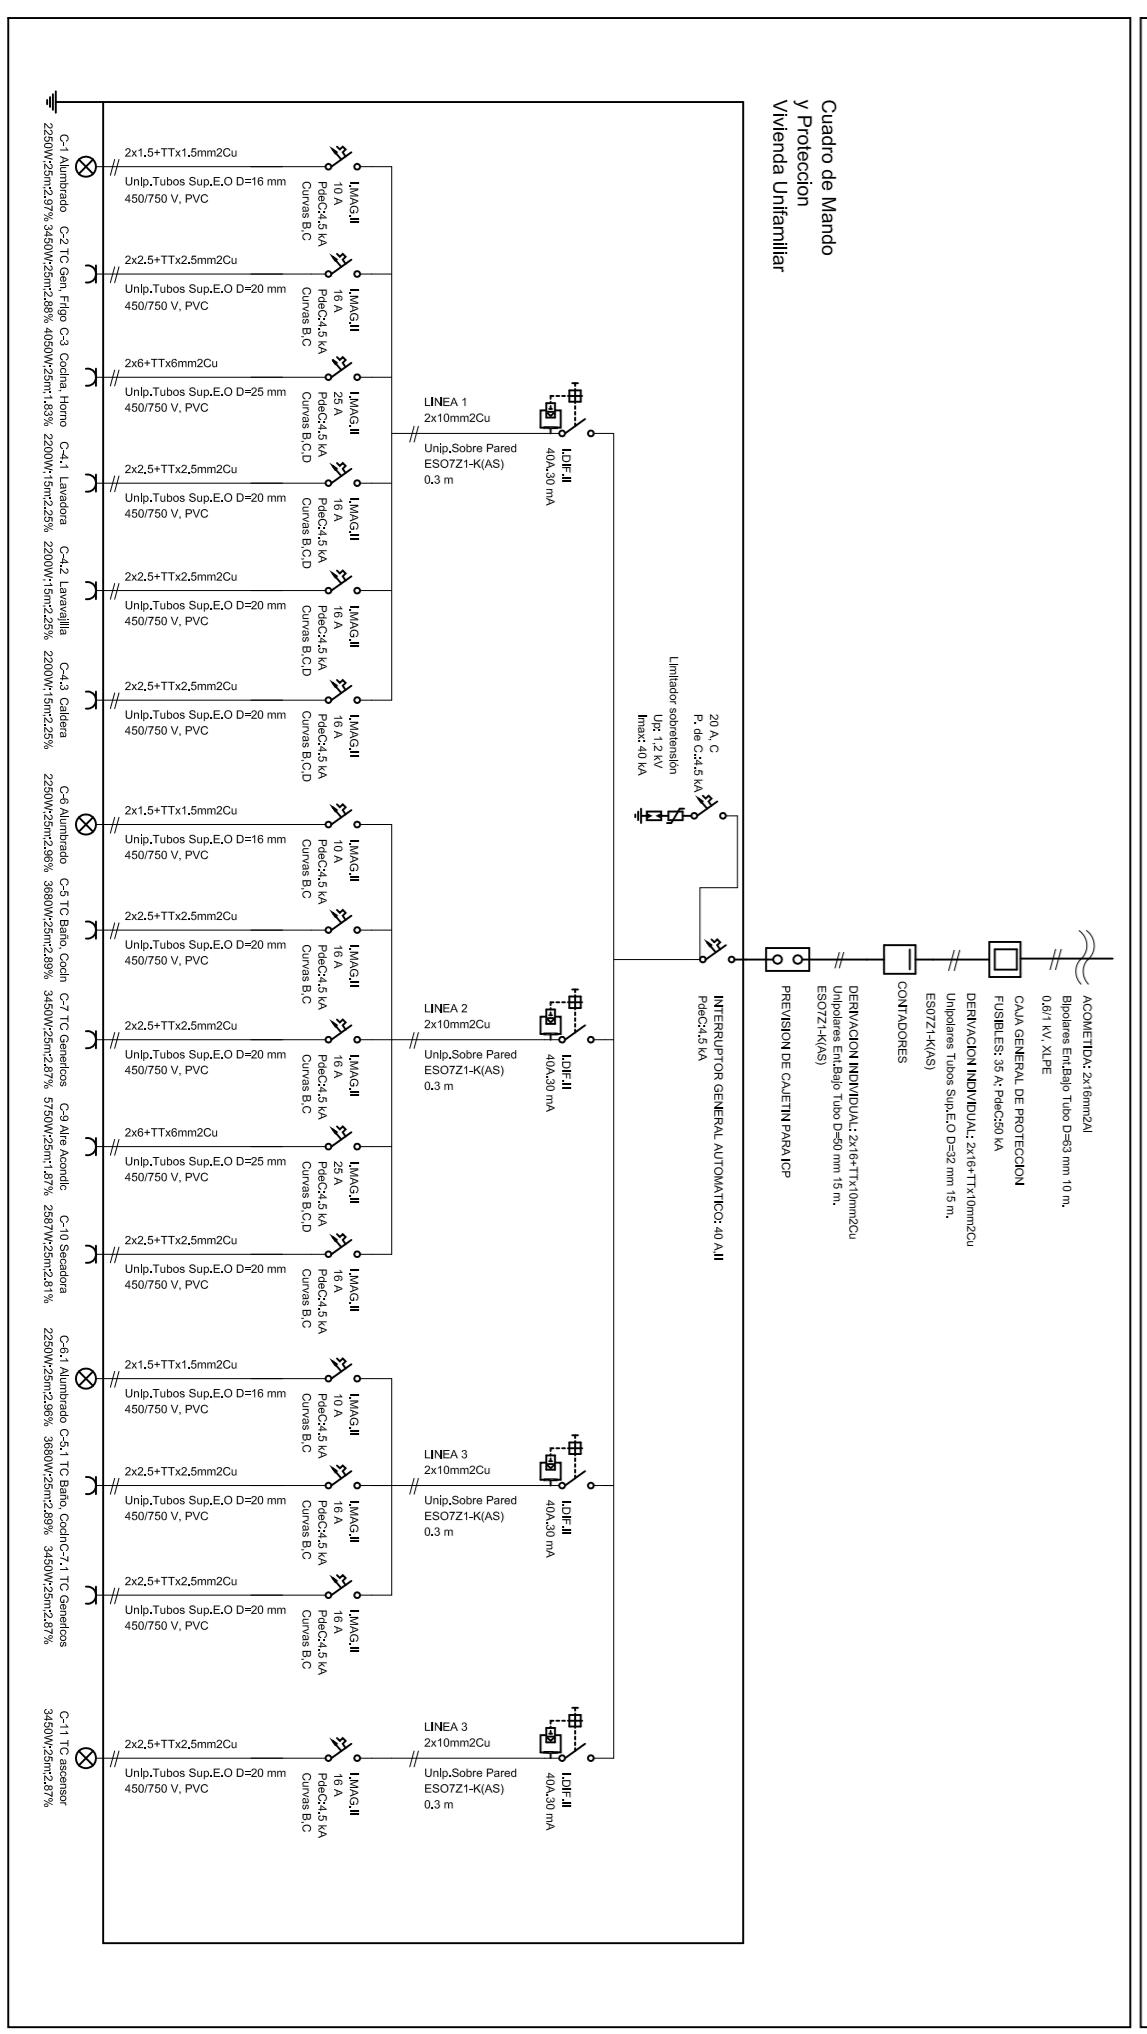

- LEYENDA DE ELECTRICIDAD**
- ☐ CUADRO ELECTRICO PROTECCION Y MANOBRAS
 - ⊕ PUNTO DE LUZ SENCILLO EN TECHO
 - ⊕ PUNTO DE LUZ EN CRUZAMIENTO
 - ⊕ PUNTO DE LUZ SENCILLO EN PARED
 - ⊕ MECANISMO INTERRUPTOR SENCILLO
 - ⊕ MECANISMO CONMUTADOR
 - ⊕ TOMA FINAL DE TELEFONIA
 - ⊕ LAMPARA DICHROICA
 - ⊕ MECANISMO DE GRUPEMIENTO
 - ⊕ BENCHUFE 10A, SCHUKO 2P+T, USOS VARIOS
 - ⊕ BENCHUFE 2P+T, PARA LAMPARILLAS Y LAVADORA
 - ⊕ BENCHUFE 25A, 2P+T, COCINA (Cableo 6mm²)
 - ⊕ BE, 10A, SCHUKO, 2P+T, EN CALA ESTANCA
 - ⊕ PULSADOR
 - ⊕ TIMBRE
 - INDICACION DE ACCIONAMIENTO DE PUNTO DE LUZ
 - ⊕ TOMA FINAL DE TV.

Título del Proyecto: VIVIENDA UNIFAMILIAR ASUADA		ARQUITECTURA EN INGENIERIA DE LA EDIFICACION	
Autor del Proyecto: José Jodar Revente		DEPARTAMENTO DE ARQUITECTURA Y TECNICA DE LA EDIFICACION	
Empaquetamiento: Cma BRAZAL DE CAZALLA		ARQUITECTURA TECNICA	
DIP. CAZALLA - (LONDA - MANSION)		PROYECTO FINAL DE CARRERA	
FECHA: FEBRERO 2013		Profesores: Julián Pérez Navarro y M ^{te} José Siverio	
ESCALA: 1/50		UNIVERSIDAD POLITÉCNICA DE CARTAGENA	
INSTALACIONES ELECTRICIDAD		16	

