



PLACAS COLECTORAS SOLARES EN CUBIERTA

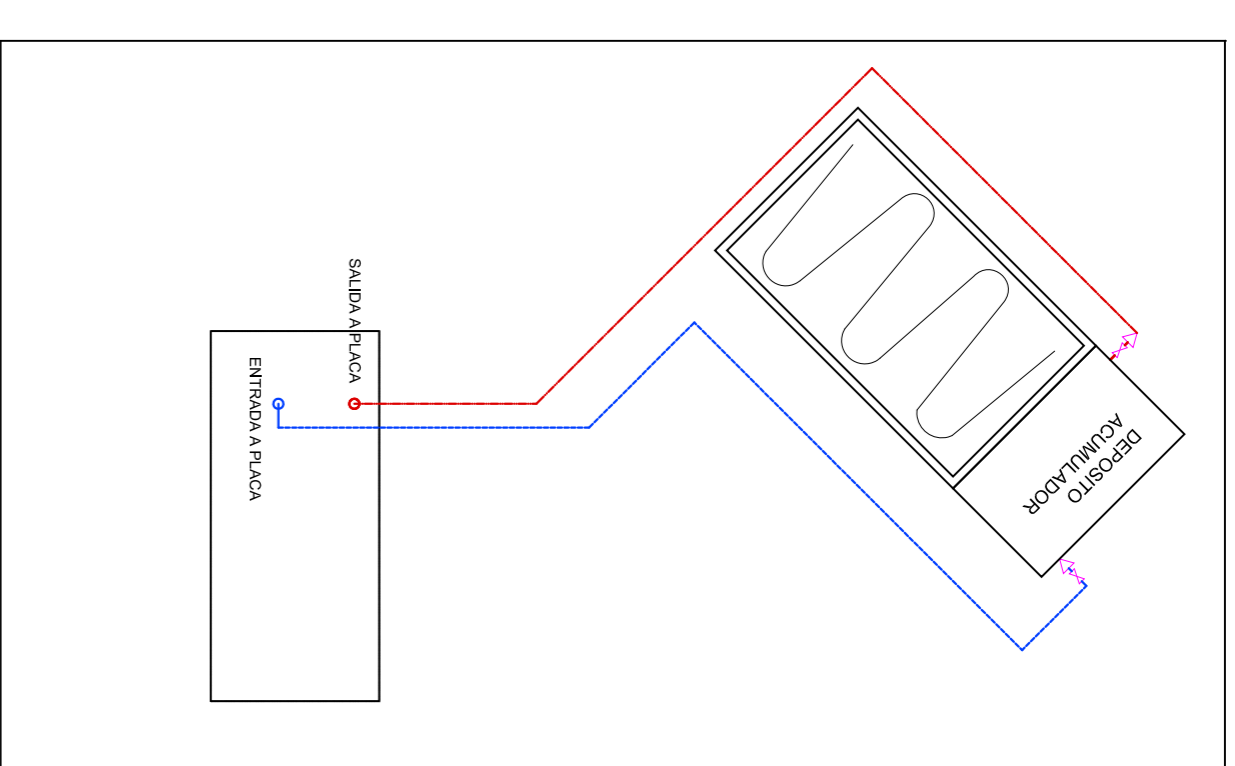

LEYENDA FONTANERIA


- ALIBE DE RESERVA/DEPOSITO AUXILIAR
- BOMBA
- CONTADOR GENERAL
- CONTADOR DIVISIONARIO
- DEPOSITO DE PRESION
- DISPOSITIVO DE ANTIRETETE
- FILTRO
- GRIFO DE COMPROBACION
- LLAVE DE PASO CON DESAGUE
- GRIFO DE VACIADO
- VALVULA ANTIRETORNO
- VALVULA DE PASO
- VALVULA LIMITADORA DE PRESION
- LLAVE DE TOMA EN CARGA
- TUBERIA DE RETORNO A. C. S.
- VALVULA DE VENTOSA
- PURGADOR
- ACOMETIDA A RED GENERAL
- CONTADOR GENERAL COLOCADO
- LLAVE GENERAL
- DERIVACION AGUA FRIA
- DERIVACION A.C. Y A.F. (HIDROMEZCLADOR)
- LLAVE DE CORTE DE REGULACION OCULTA
- TUBERIA AGUA FRIA SANITARIA
- TUBERIA AGUA CALIENTE SANITARIA

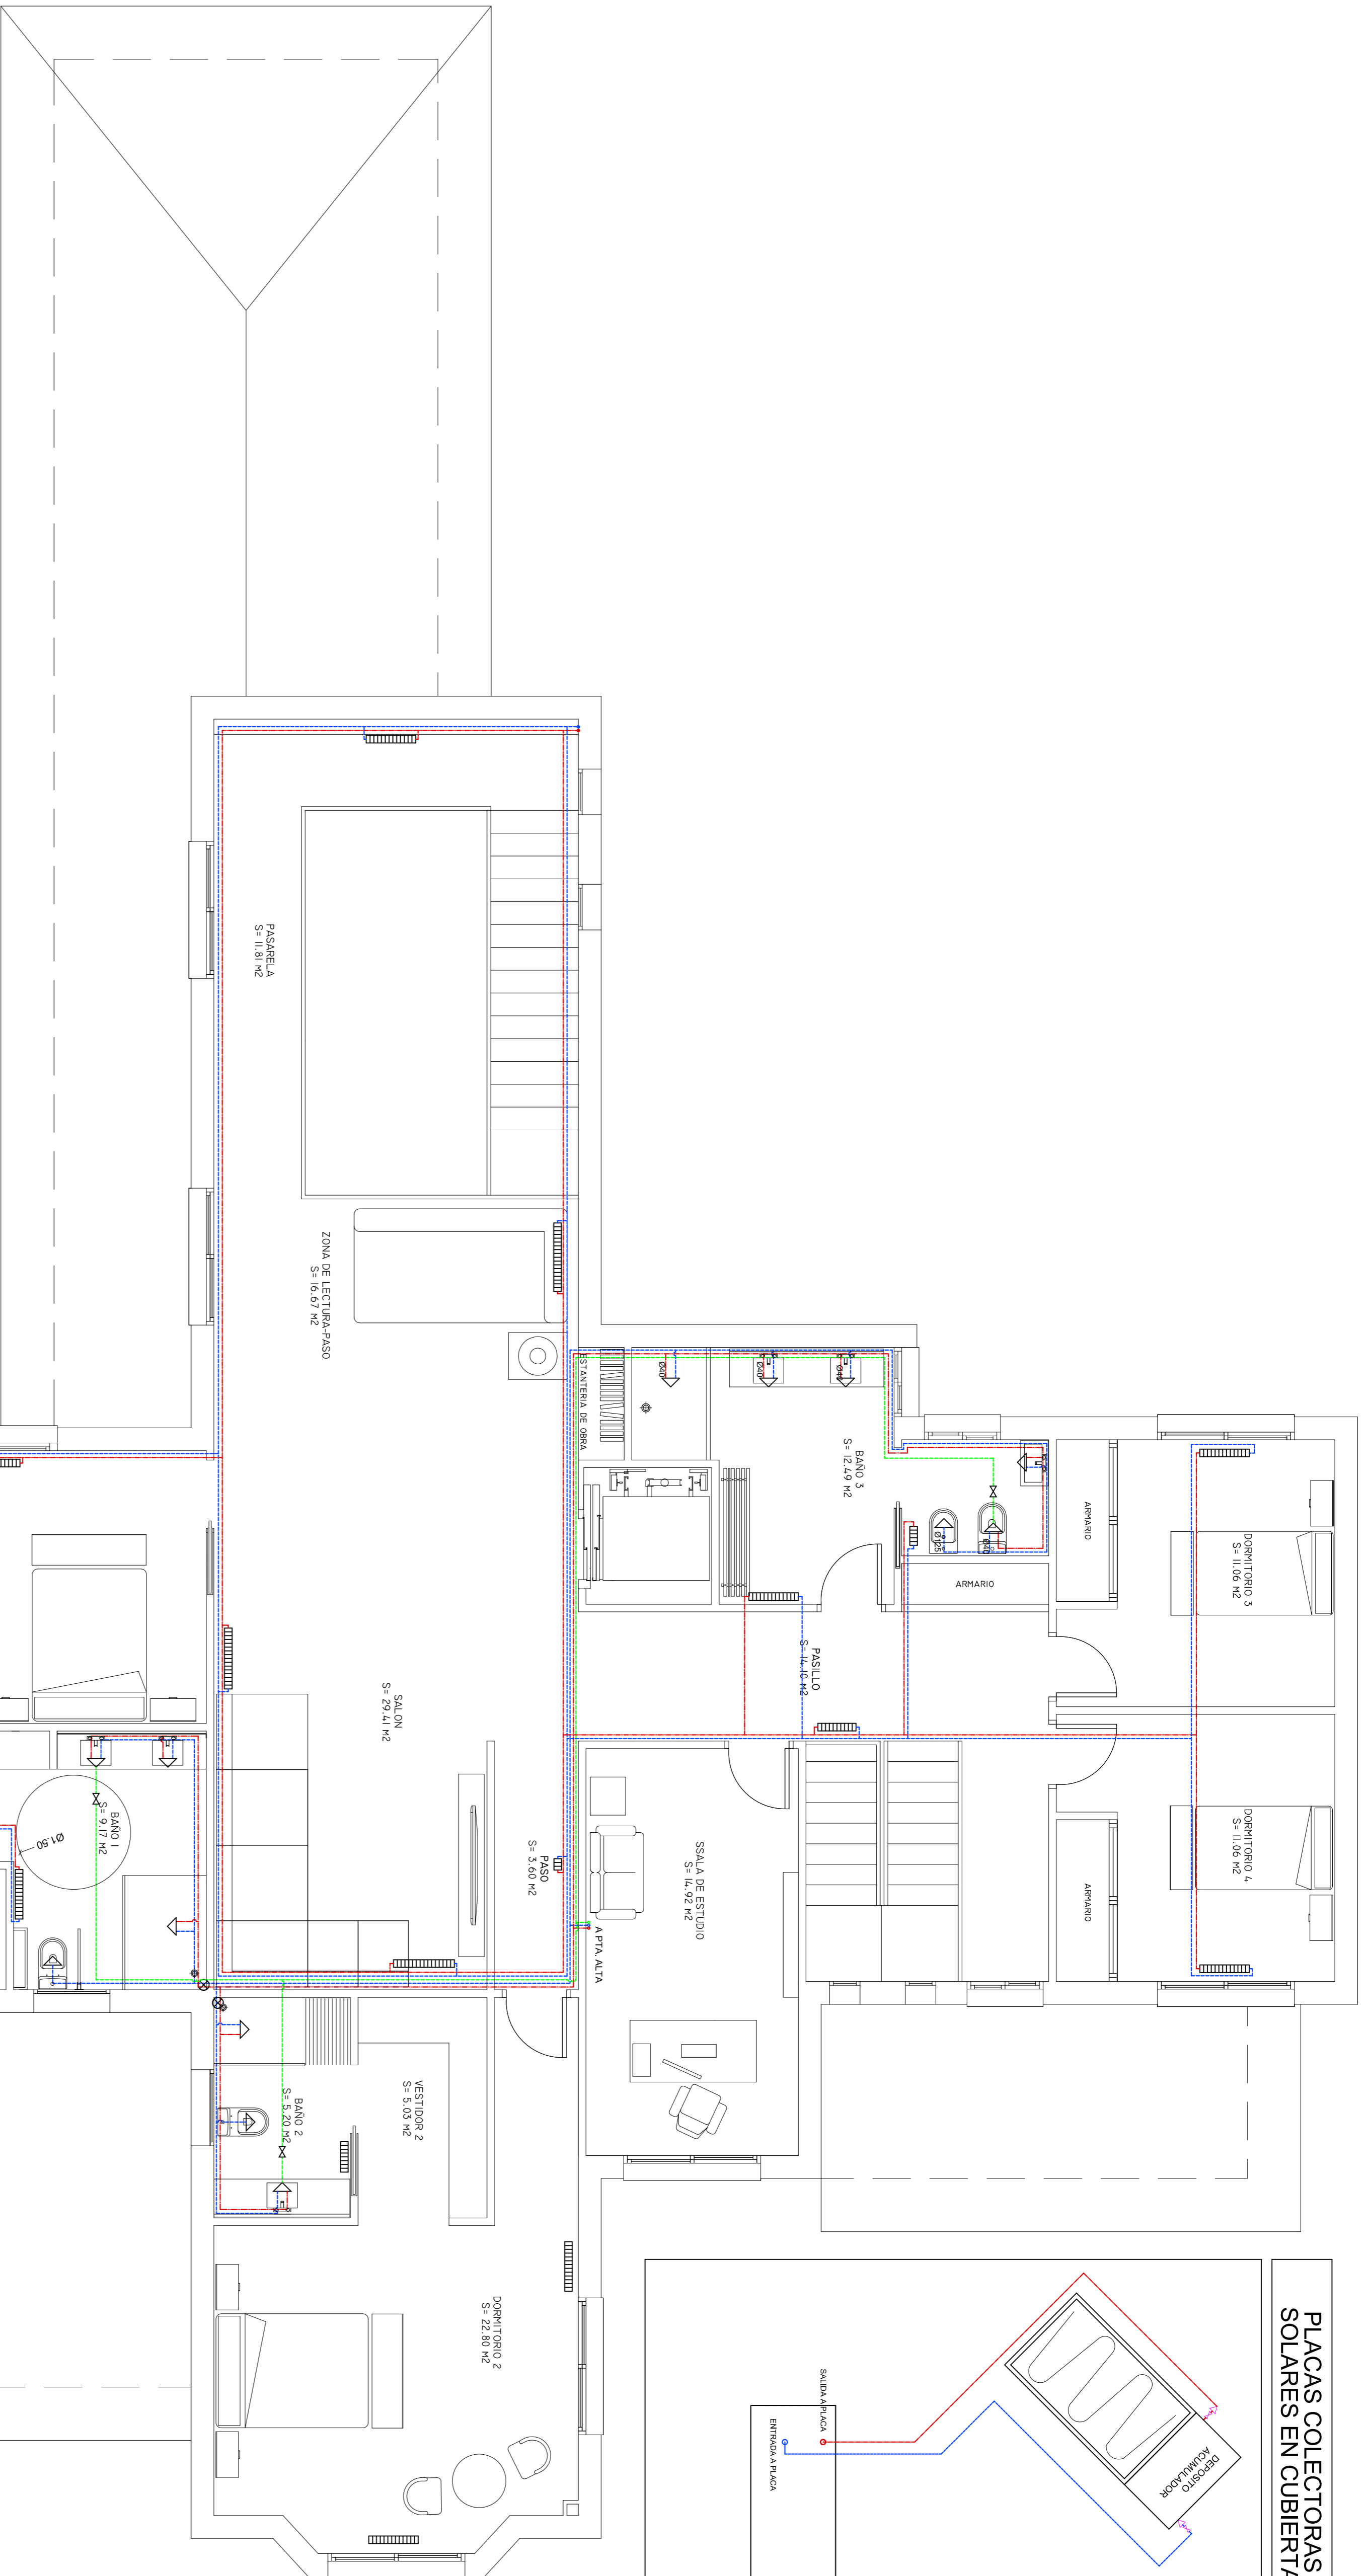

PLANTA ALTA. INSTALACION FONTANERIA

ESCALA 1/50

ESQUEMA FONTANERIA

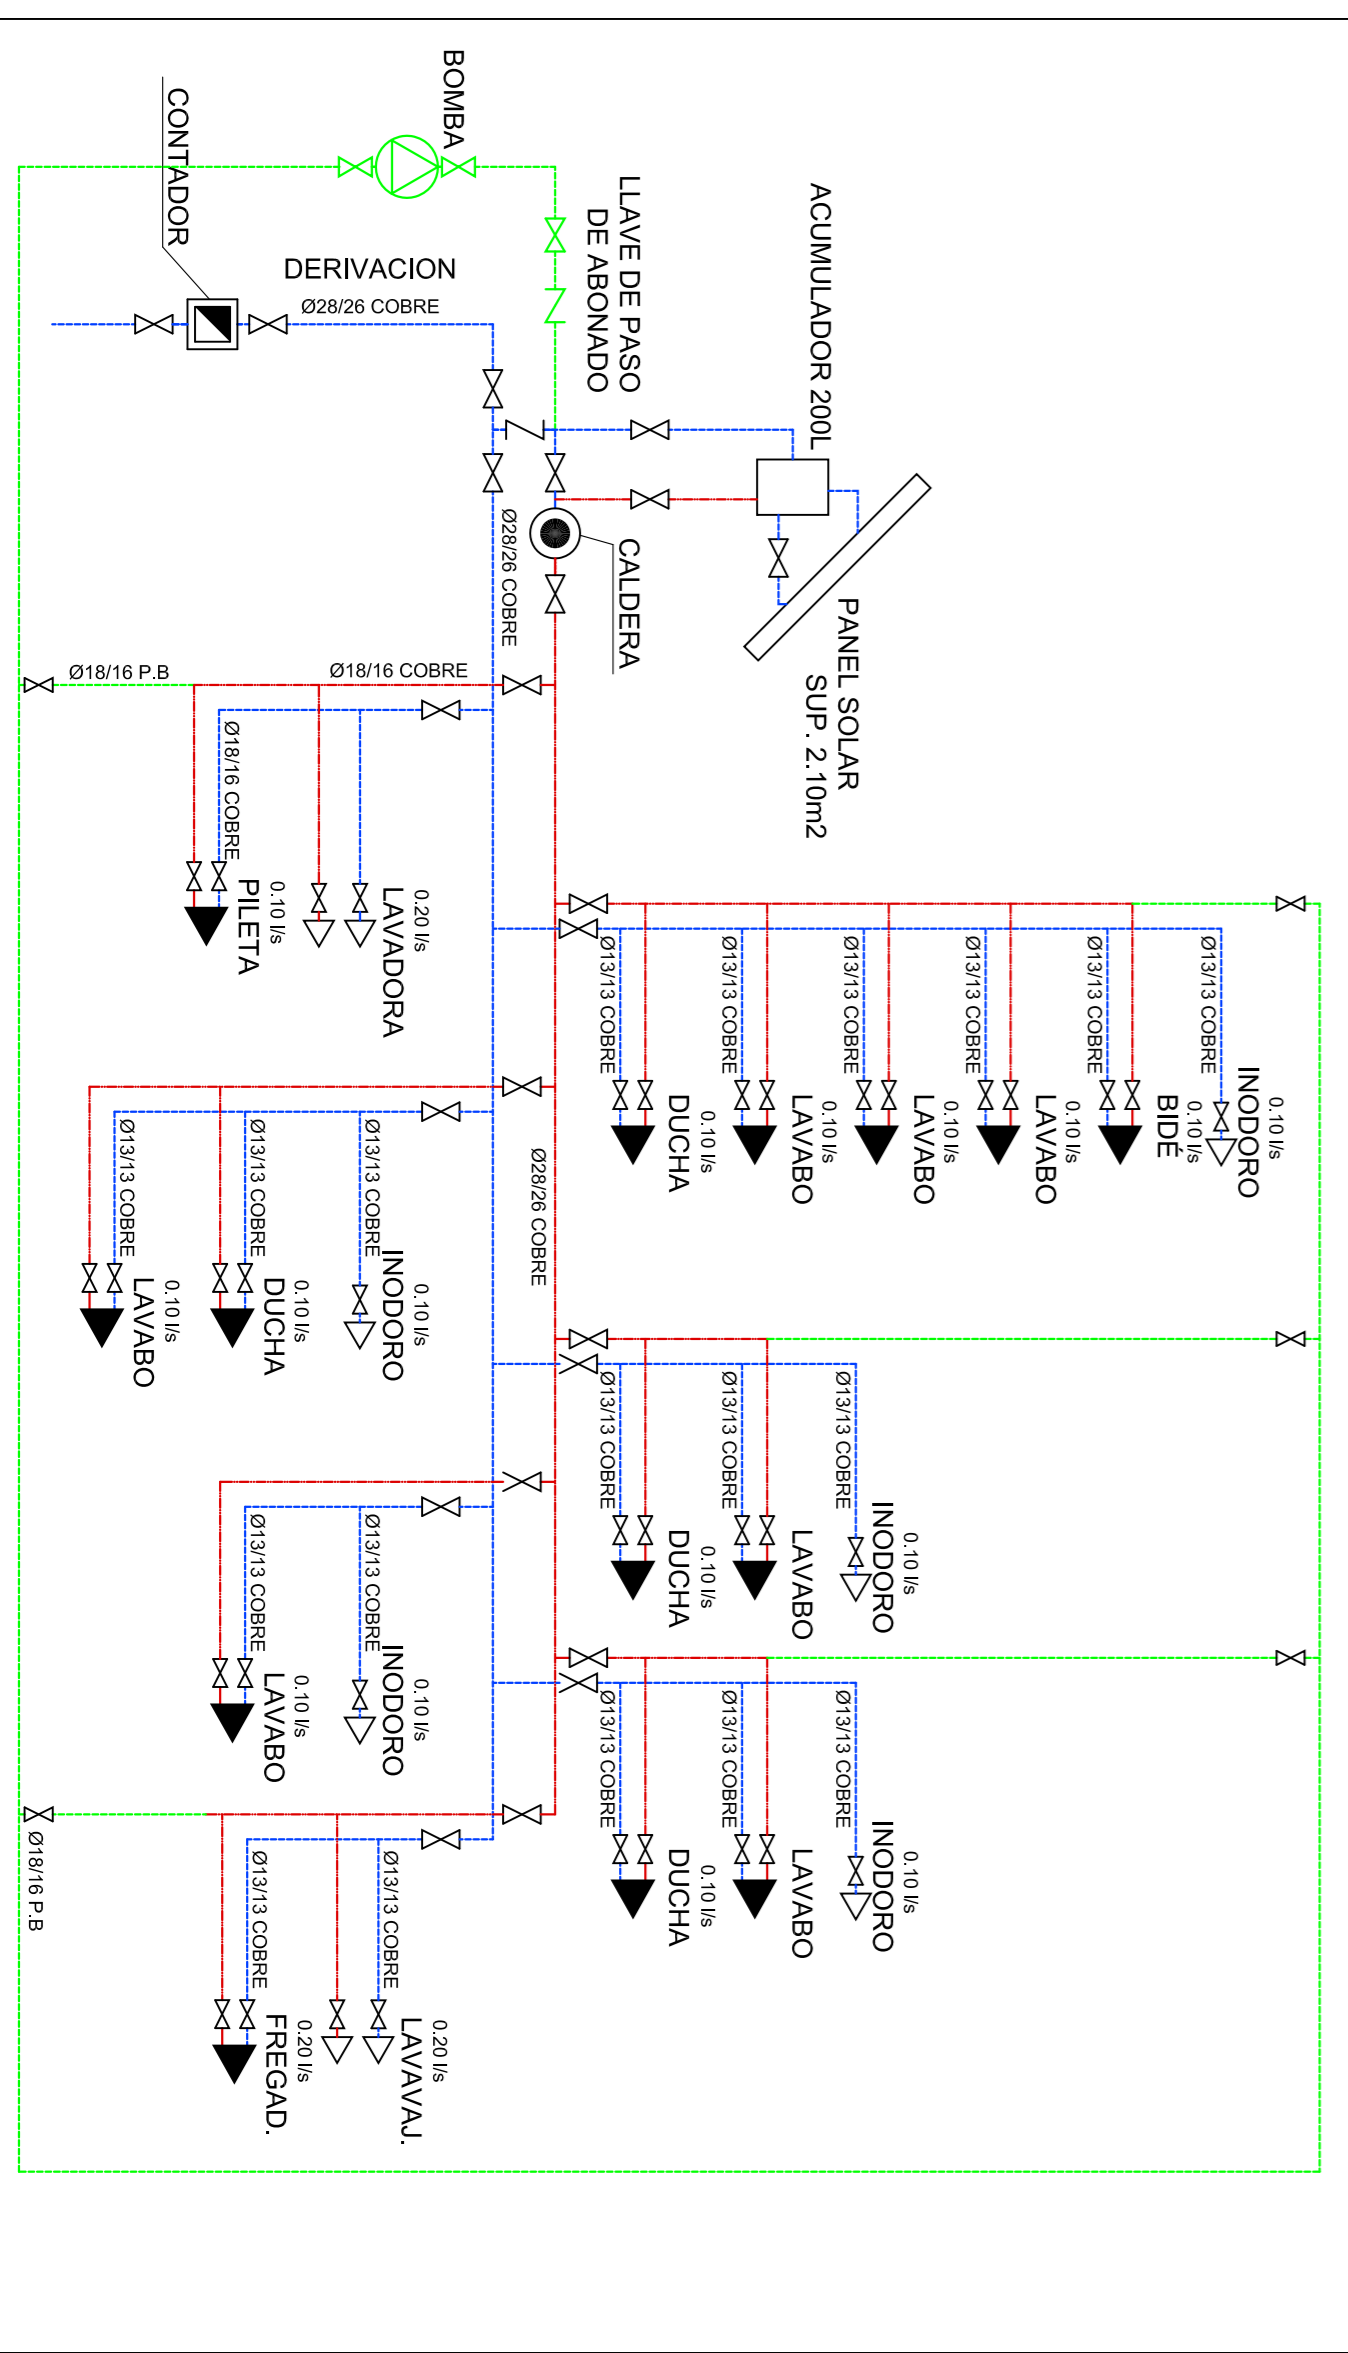

Título del Proyecto: VIVIENDA UNIFAMILIAR ASUADA		AUTORIDAD DE REGULACION DE LA EDIFICACION	
Autor del Proyecto: José Jodar Revente		DEPARTAMENTO DE ARQUITECTURA Y TECNICO DE LA EDIFICACION	
Emplazamiento: Ctra. BRAZAL DE CAZALLA		ARQUITECTURA TECNICA	
DIP. CAZALLA - (ORDEN INURXAN)		PROYECTO FINAL DE CARRERA	
FECHA: FEBRERO 2013		Profesores: Julián Pérez Navarro y M ^o José Siverio Martínez	
ESCALA: 1/50		UNIVERSIDAD POLITÉCNICA DE CARTAGENA	
18 INSTALACIONES PLANTA ALTA FONTANERIA Y CALEFACCION		UNIVERSIDAD POLITÉCNICA DE CARTAGENA	

